
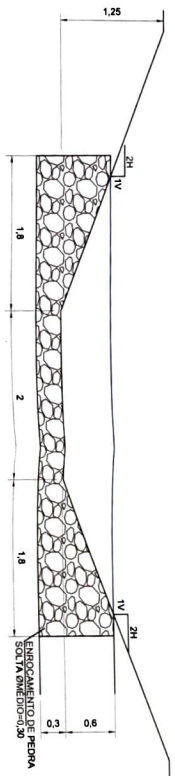
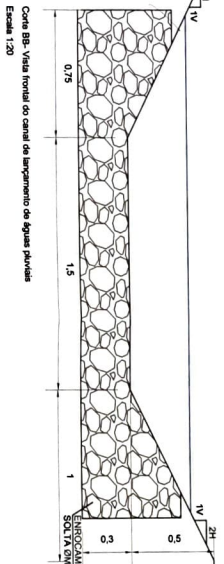
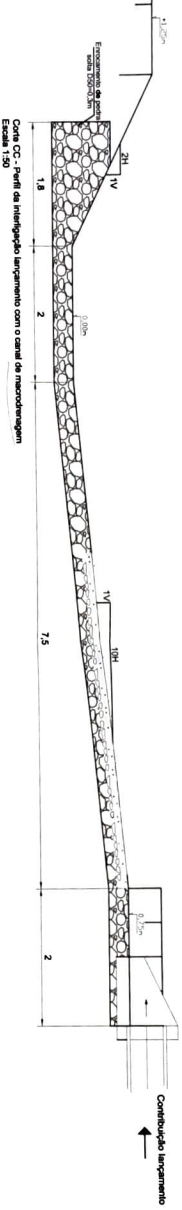


Planta de detalhe do canal de macrodrenagem com o lançamento de águas pluviais de rede projetada
Escala 1:80

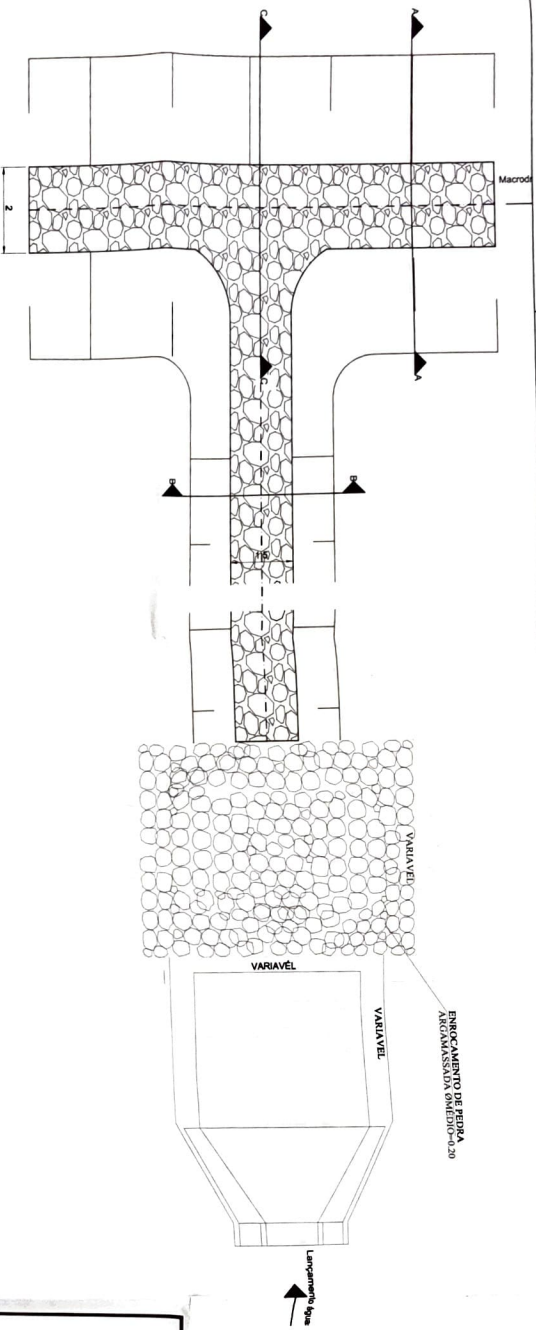

- NOTAS:**
- 1- Canal independente de condução do escoamento superficial do lançamento de águas pluviais até o canal de macrodrenagem na praça.
 - 2- Construído após a bacia de dissipação do lançamento de águas pluviais.
 - 3- Dimensionamento para vazão de até 1m³/s, declividade de 2%.

Canal de macrodrenagem
Detalhes estruturais

FOLHA
04

DESCRIÇÃO : Chácaras Silvania
 PROPRIETÁRIO : Prefeitura Municipal de Valinhos
 LOCAL : Rua José de Oliveira – Chácaras Silvania
 (LME – 020) Valinhos – SP

ORIENTAÇÃO



ESCALA 1 : 1500



PROPRIETÁRIO


PREFEITURA MUNICIPAL DE VALINHOS

AUTOR DO PROJETO


LUIZ EDUARDO GOULARDINS
 ENGENHEIRO CIVIL
 CREM – 0600733584

DISSIPADOR DE ENERGIA

DETALHE: PONTO DE LANÇAMENTO (GENÉRICO)

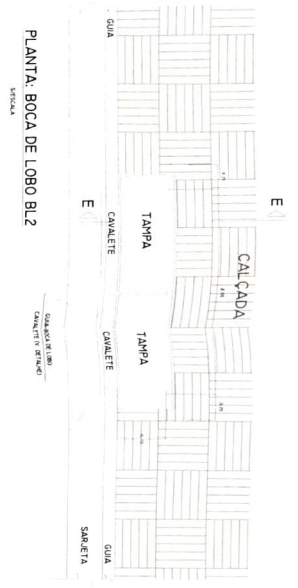


PLANTA: BOCA DE LOBO BL2

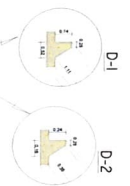

Obs:
AS MEDIDAS DO DISSIPADOR SÃO VARIÁVEIS EM
EM FUNÇÃO DO DIMENSIONAMENTO DOS BLOCOS
QUE DEVERÃO TER QUANTOS TUBOS INTERCALADOS




VISTA FRONTAL BL2

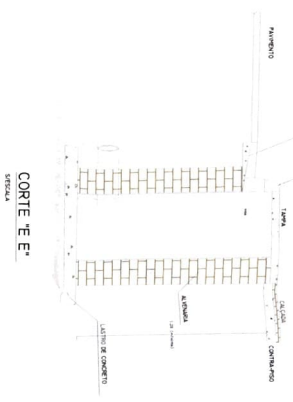



CORTE - E-E

DETALHE: BOCA DE LOBO BL2

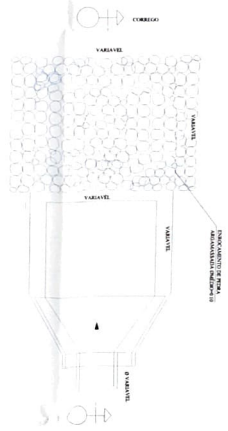


PLANTA BAIXA


DETALHE: CAVALETE P/ BL

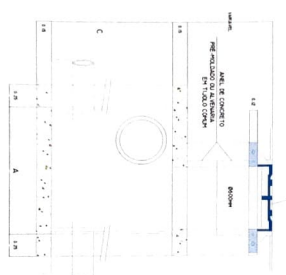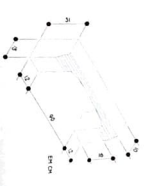


CORTE - C-C

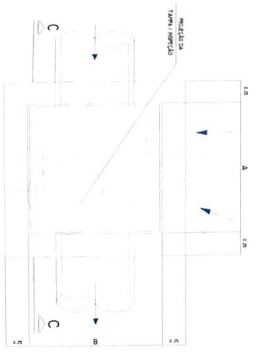

PLANTA

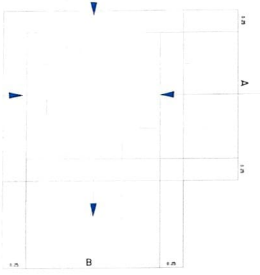

PLANTA

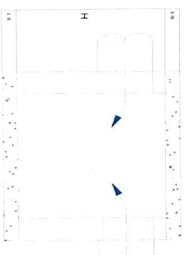

CORTE - D-D'


TUBO	A	B	C
400	1,40	1,40	1,40
600	1,40	1,40	1,40
800	1,60	1,60	1,60
1000	1,80	1,80	1,80
1200	2,00	2,00	2,00

DETALHE: POÇO DE VISITA

DETALHE: CAIXA DE INTERLIGAÇÃO

H = ALTURA DA CX. DE INTERLIGAÇÃO

TUBO	A	B	H
400	1,40	1,40	1,40
600	1,40	1,40	1,40
800	1,60	1,60	1,60
1000	1,80	1,80	1,80
1200	2,00	2,00	2,00

PRÉDIO DE ÁGUAS PLUVIAIS DETALHE: PONTO DE LANÇAMENTO		FOLHA 03
ENDEREÇO: Chácara Silvania PROPRIETÁRIO: Prefeitura Municipal de Valinhos LOCAL: Rua José de Oliveira - Chácara Silvania UCEM: (LME - 020) Valinhos - SP		
ORIENTAÇÃO		
ESCALA: 1:50		
APROVAÇÃO DO PROJETO:  ENG. CIVIL - 04011314		PERMITEÇÃO MUNICIPAL DE VALINHOS

